


Wyrys z mapy
Skala 1:2000

Województwo: śląskie
Powiat: cieszyński
Jednostka ewidencyjna: Strumień
Obreń: Strumień

Awaryjna przebudowa wodociągu

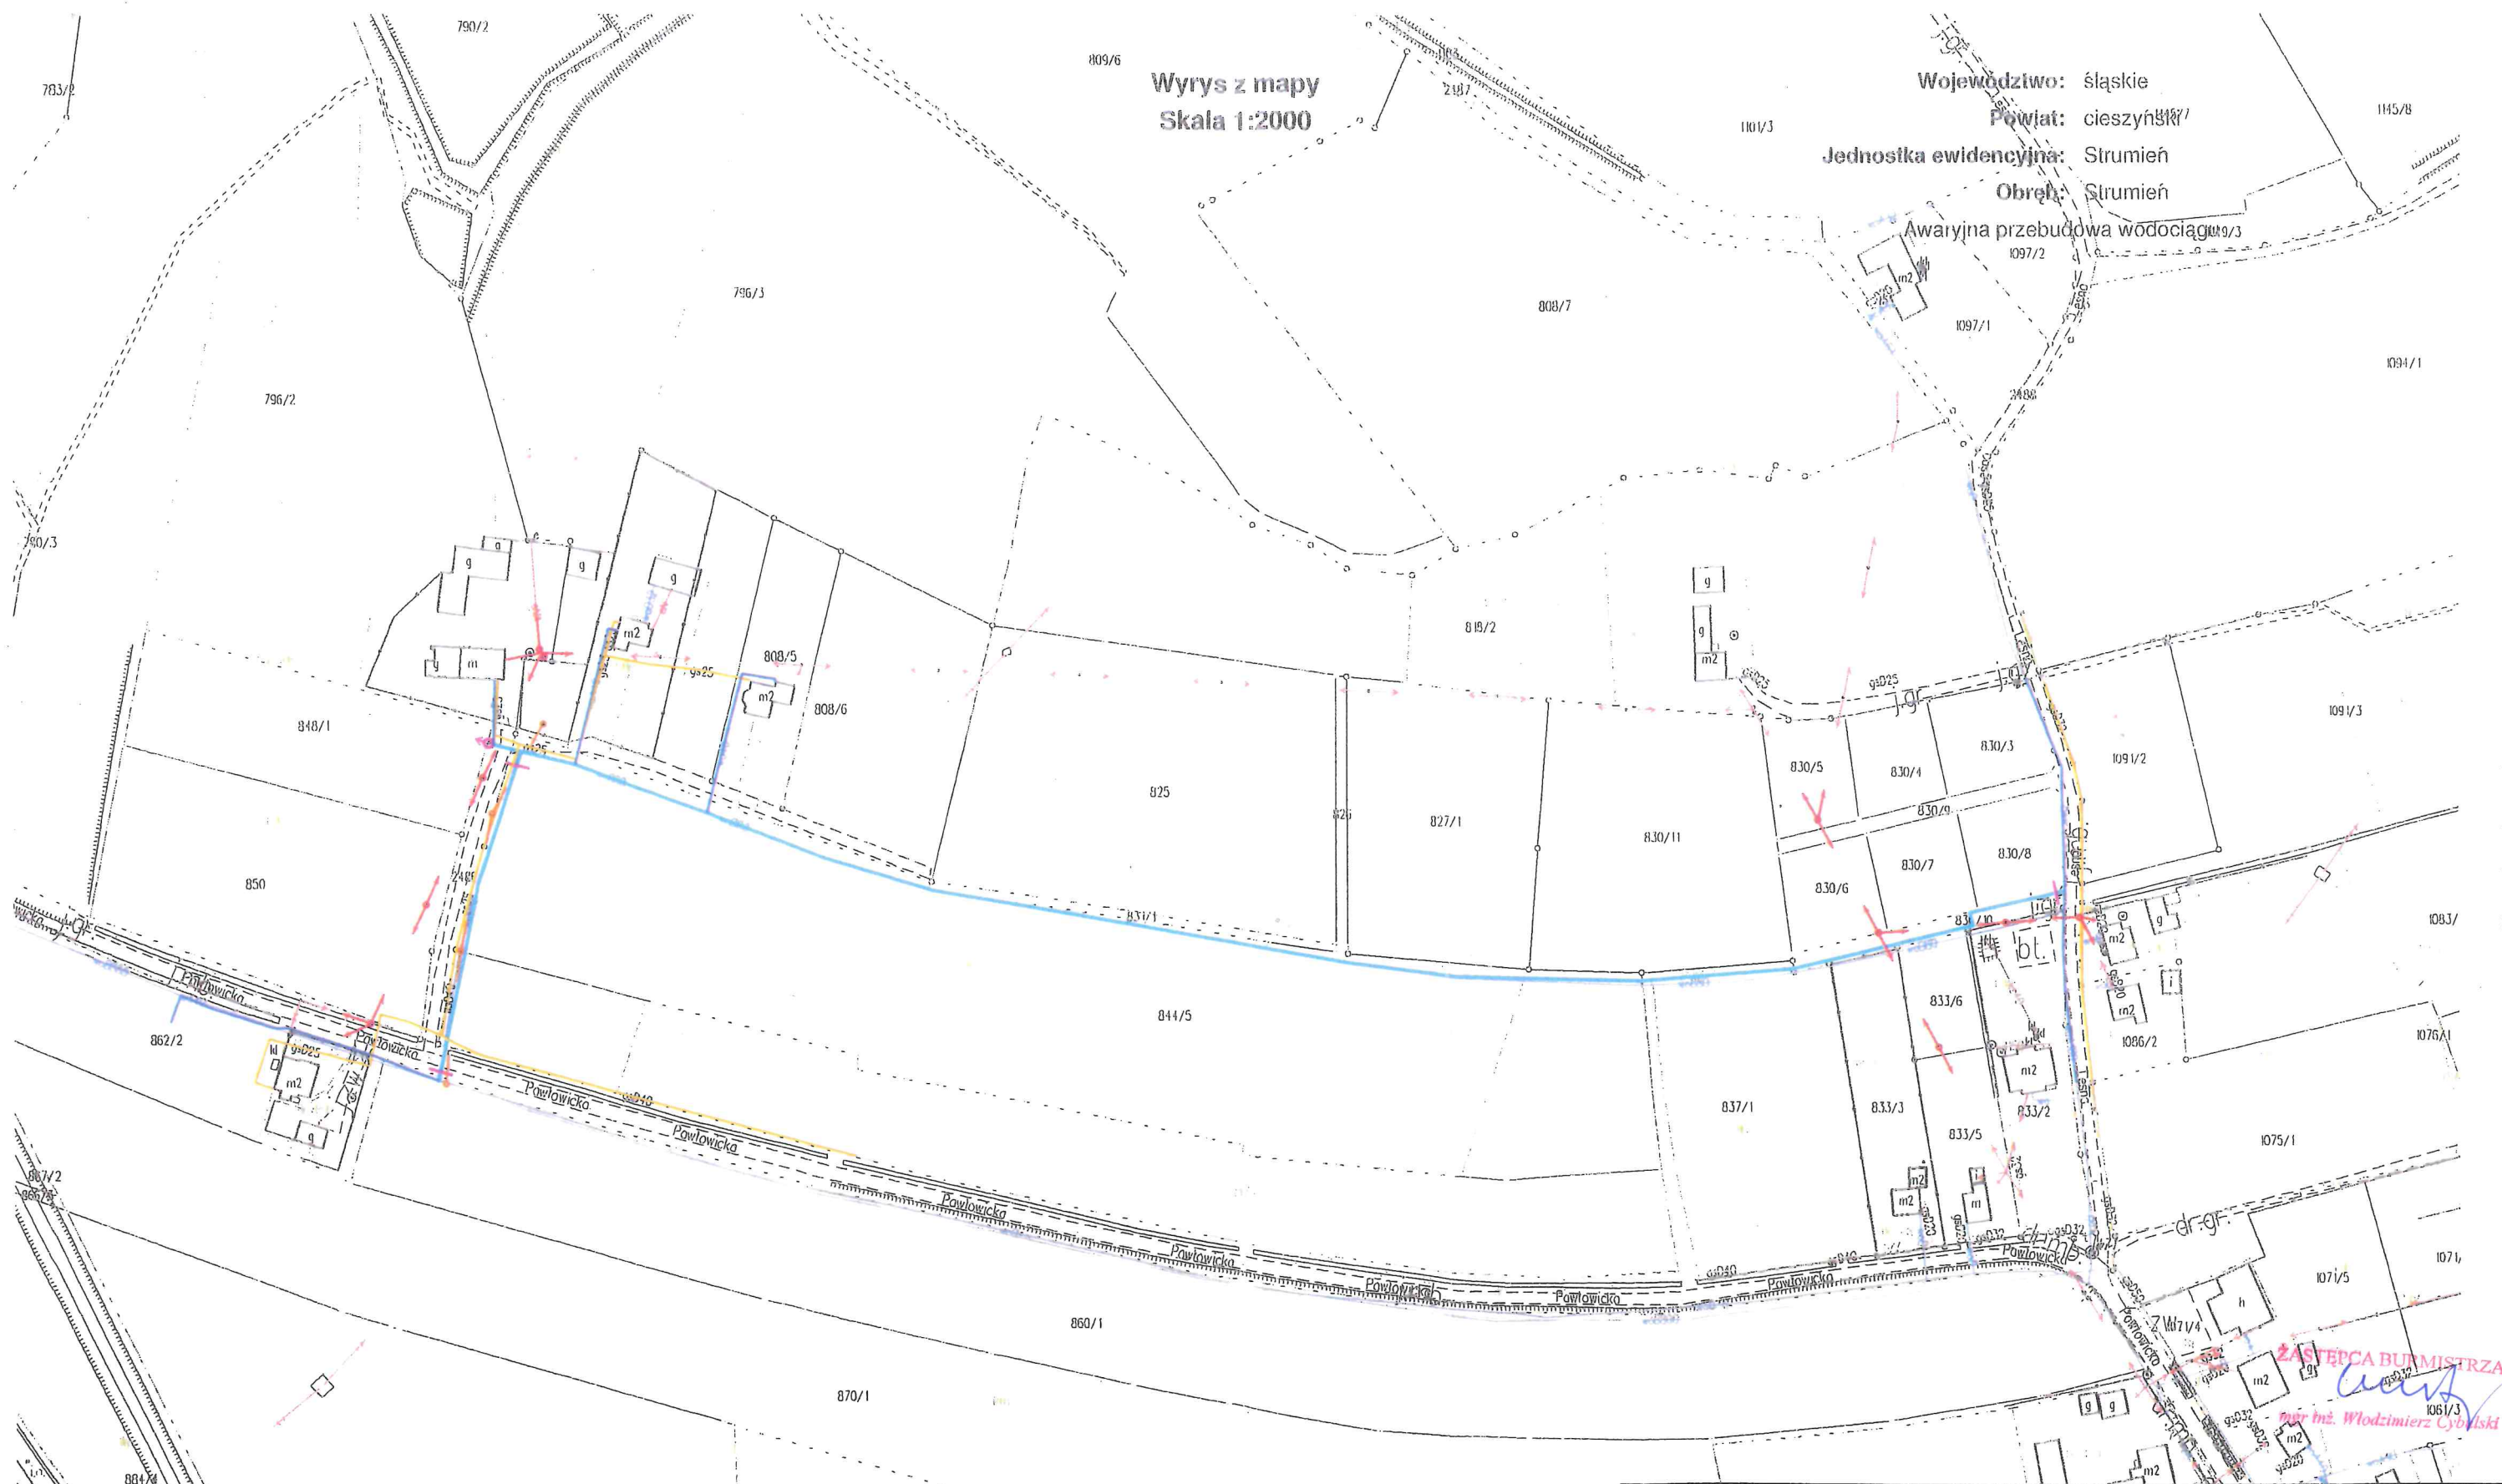

LEGENDA:

- PROJEKTOWANA AWARYJNA WYMIANA SIECI WODOCIĄGOWEJ
- ISTNIEJĄCY WODOCIĄG
- ISTNIEJĄCY GAZOCIĄG
- ISTNIEJĄCA SIEĆ ENERGETYCZNA
- ISTNIEJĄCA SIEĆ TELEKOMUNIKACYJNA
- + ZASUWA NA WODOCIĄGU
- HYDRANT WRAZ Z ZASUWĄ

Cel wydruku: Awaryjna przebudowa wodociągu
Sporządził: R. Kasprzyca, dnia: 16.10.2018 r.

Katastr nr 1
Dzielnica

NAZWA INWESTYCJI:	Przebudowa sieci wodociągowej	BRANŻA:	Instalacje Sanitarne
ADRES INWESTYCJI:	Strumień ul. Leśna / Pawłowicka	SKALA:	1:500
NAZWA RYSUNKU:	PROJEKT ZAGOSPODAROWANIA TERENU	DATA:	Październik 2018r.
DANE INWESTORA:	Wodociągi Ziemi Cieszyńskiej Sp. z o.o.	Nr rysunku:	1
ADRES INWESTORA:	43-450 Ustroń, ul. Myśliwka 10		

ZASTĘPCA BURMISTRZA
mgr inż. Włodzisław Cybulski